


Codice CUP: F91E14000390008
Codice CIG: 0487221020

PROGETTO DI VARIANTE

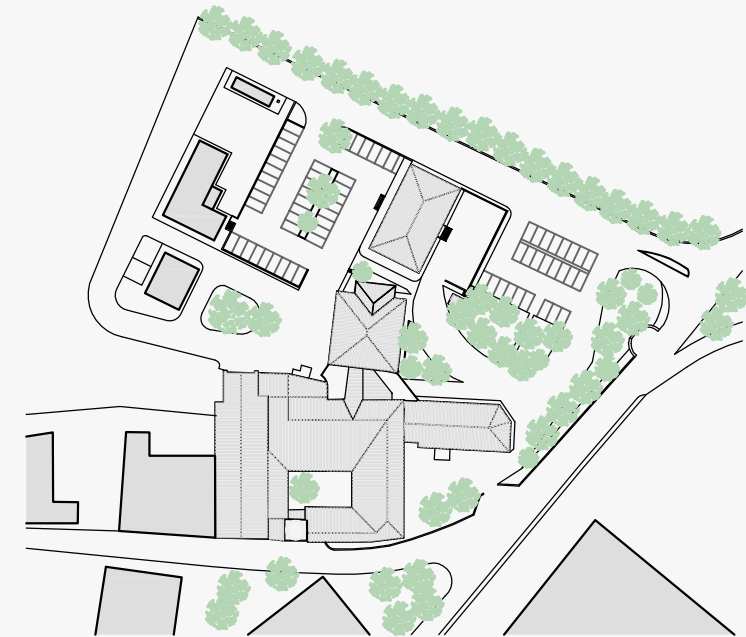

PROGETTO ARCHITETTONICO
STABILIMENTO OSPEDALIERO

STATO APPROVATO
pianta piano primo seminterrato

CODICE ELAB.	TAV.3		
Formato	A1+	Data	14/03/2018
		Scala	1:100
PROGETTISTI Arch. Subicini Roberto Ing. Adamo Fortini Ing. Sergio Salvatori		DIRETTORE DEI LAVORI Geom. Mario Taborchi	

TAV.3

KEYPLAN PIANTA PIANO PRIMO SEMINTERRATO



- POLIAMBULATORIO (295 MQ)
- CENTRO UNICO PRENOTAZIONE - CUP (47 MQ)
- DIAGNOSTICA PER IMMAGINI (282 MQ)
- RIGENERAZIONE PASTI (32 MQ)
- CENTRO PER I DISTURBI DELL'ALIMENTAZIONE INCONTROLLATA - DAI (82 MQ)

PIANTA PIANO PRIMO SEMINTERRATO - SCALA 1:100

LOCALI NON OGGETTO DI INTERVENTO

